



既存防火水槽 資料 15 (1 / 3)

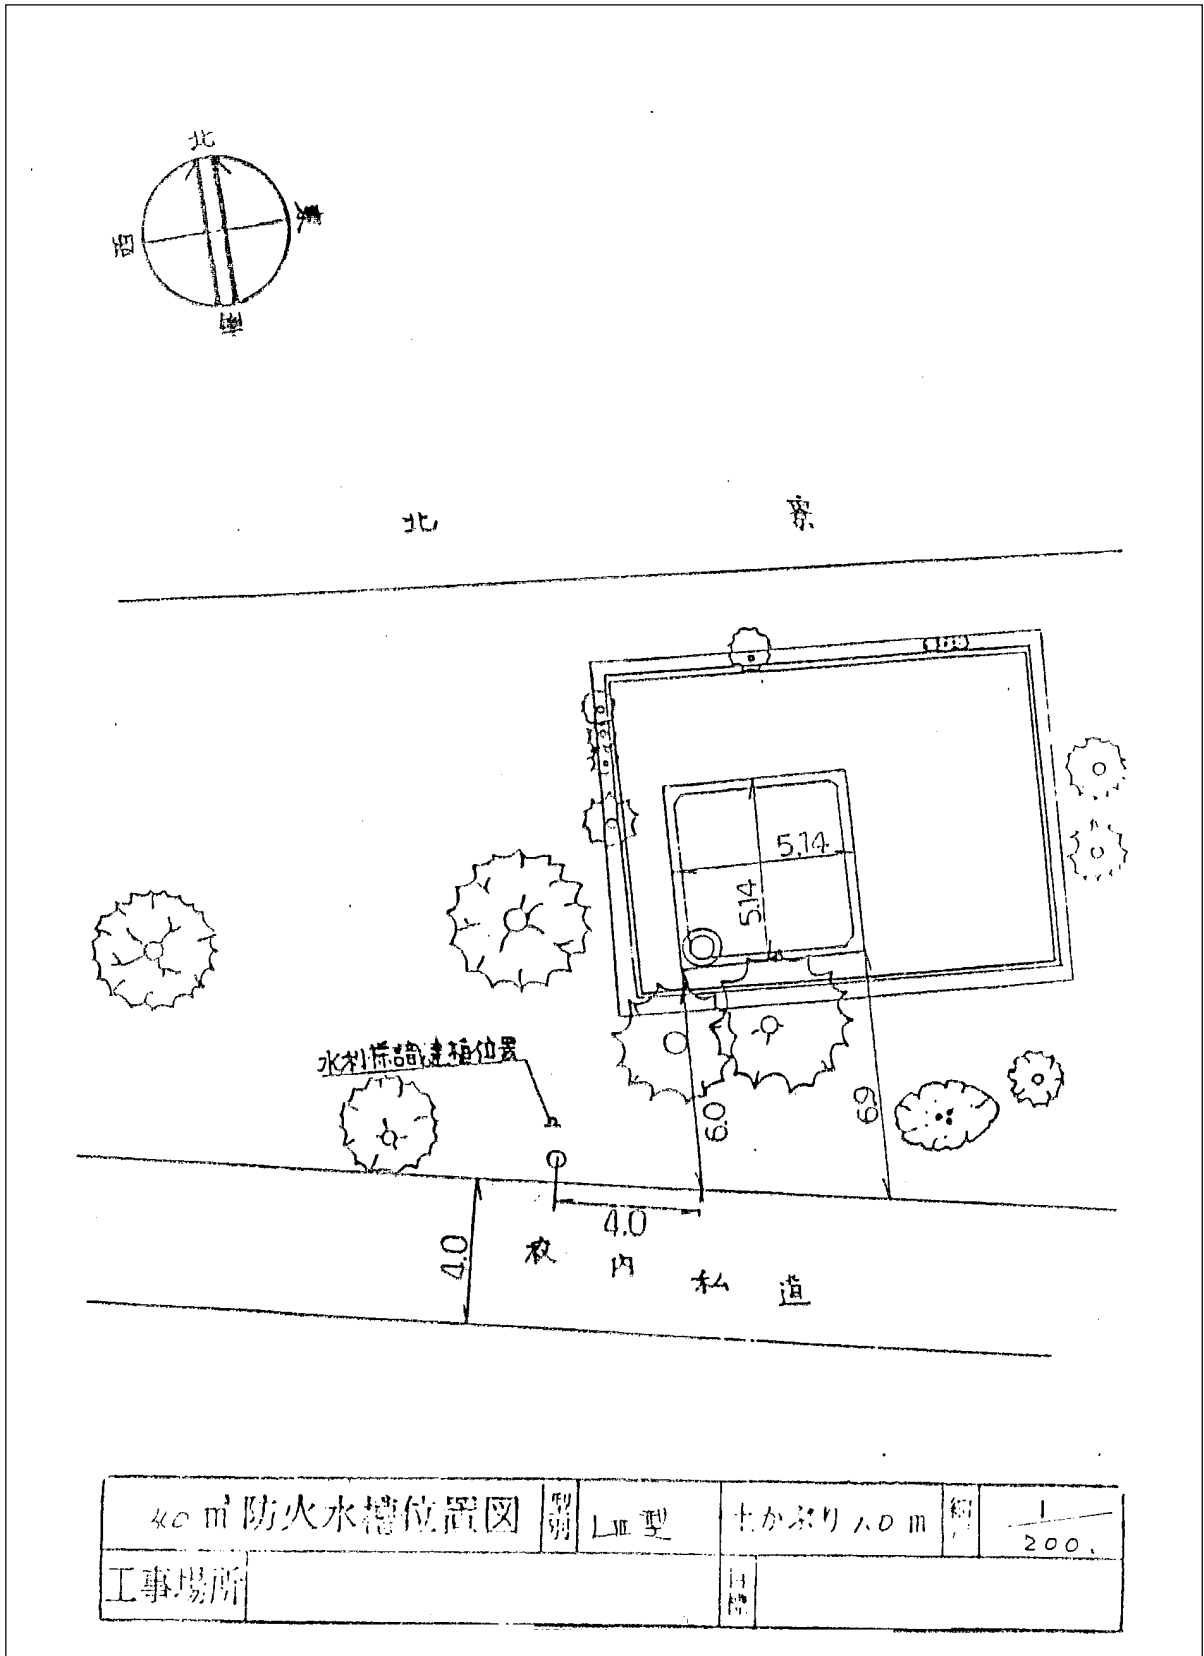


4.0 m<sup>3</sup> 防火水槽 L Ⅲ 型 設置図 s = 1 : 5.0  
 所要面積 26.42 m<sup>2</sup>




平面図

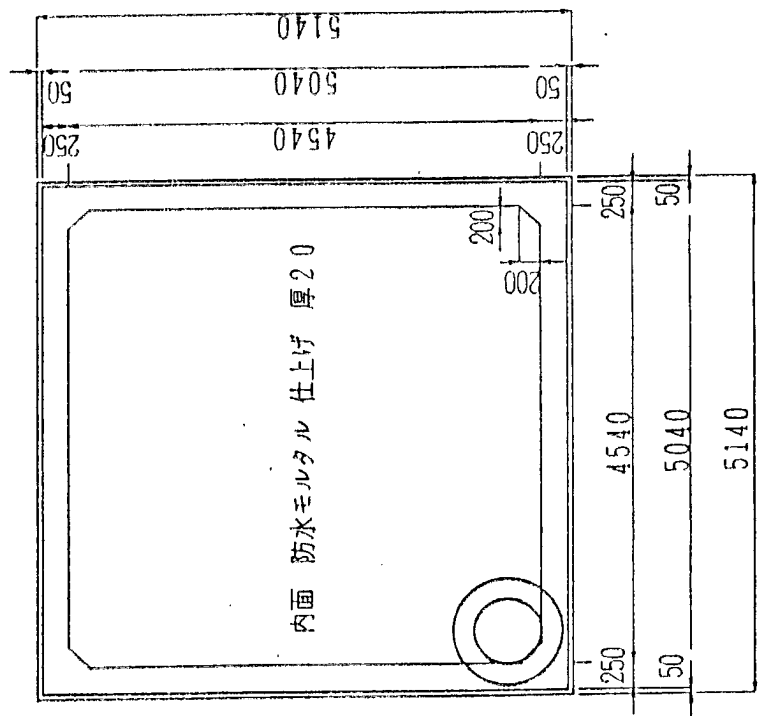



断面図

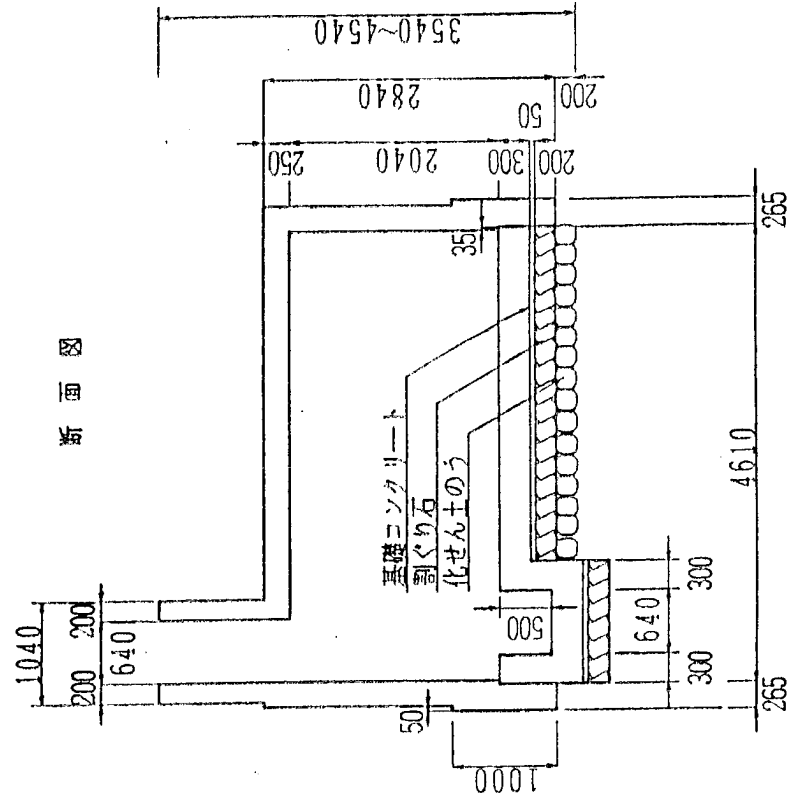

# 既存防火水槽 資料 15 (3 / 3)

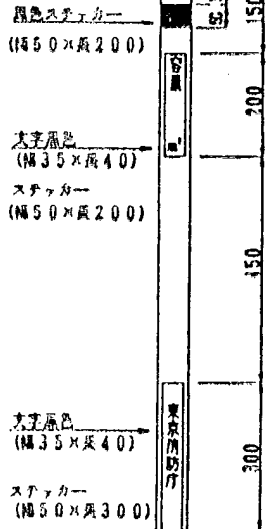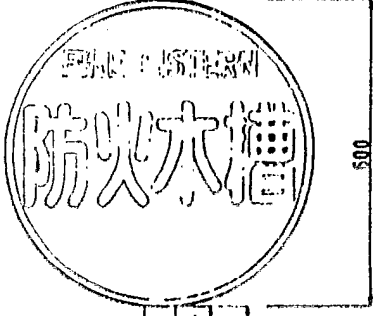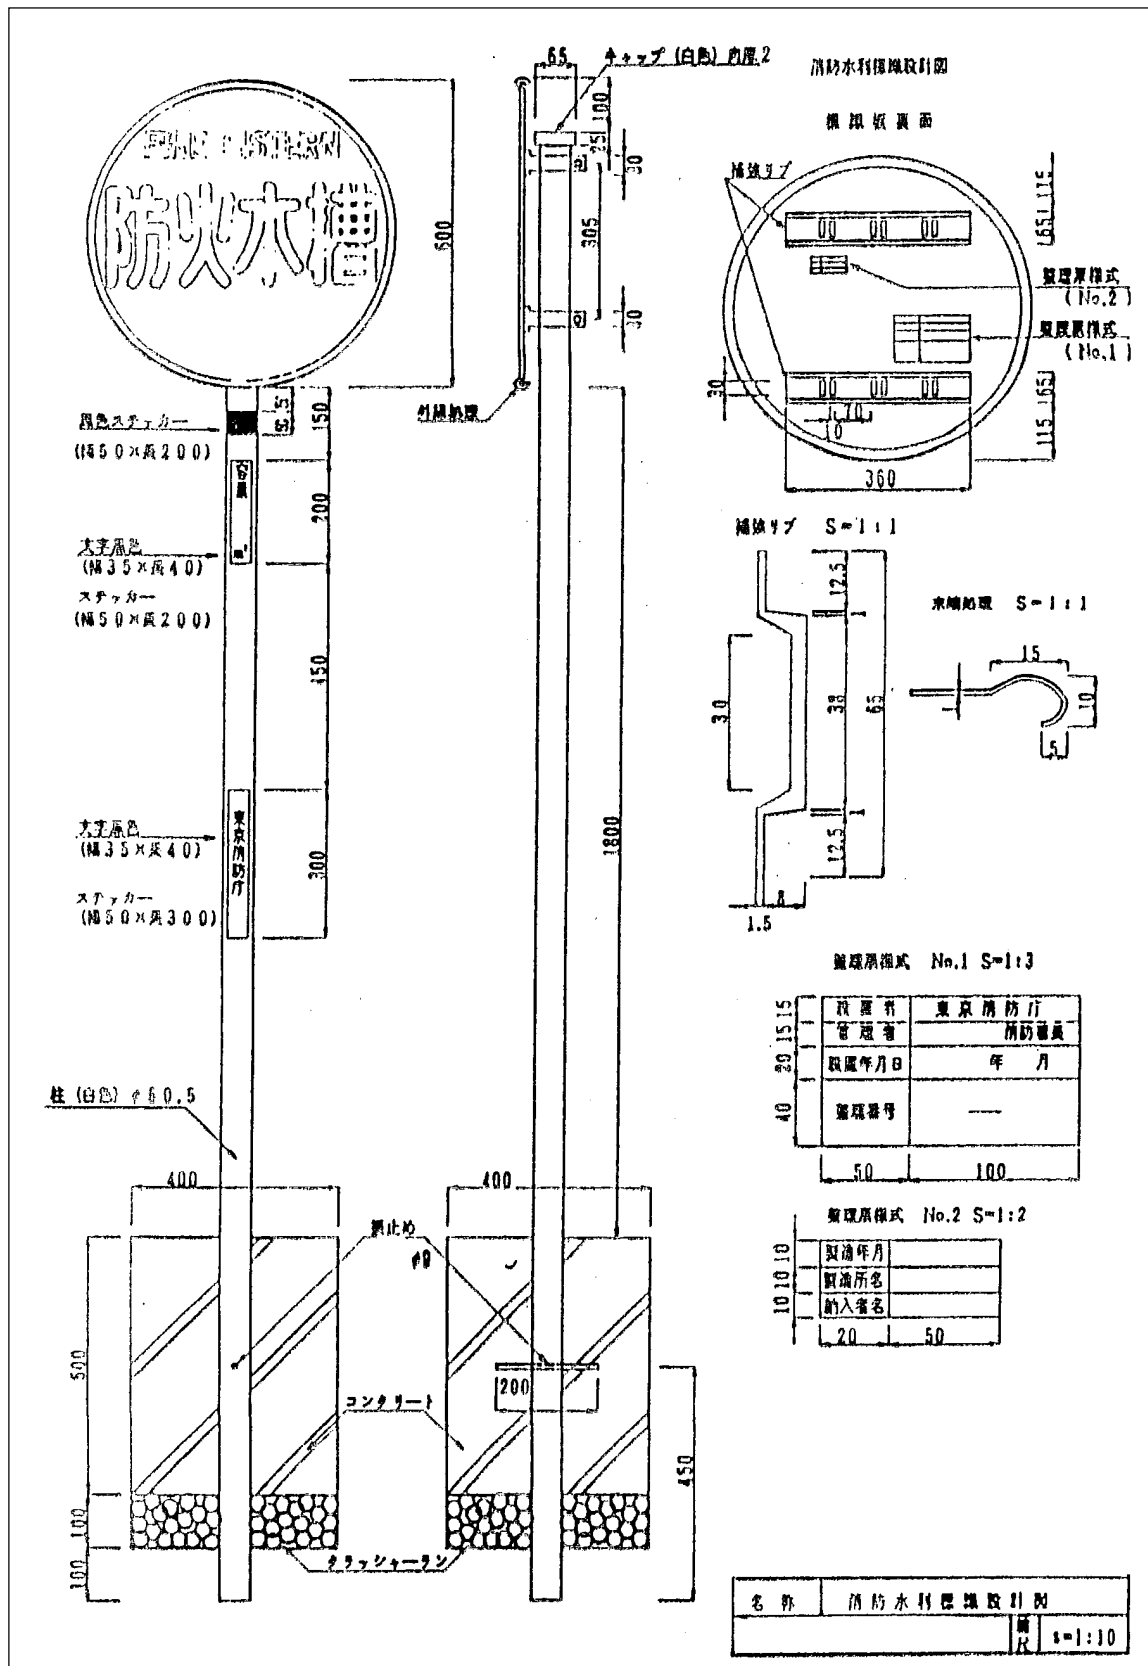

柱 (白漆) φ60.5

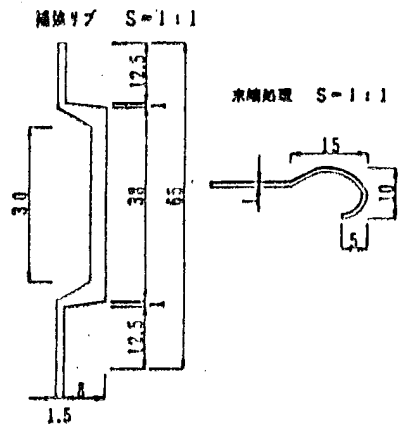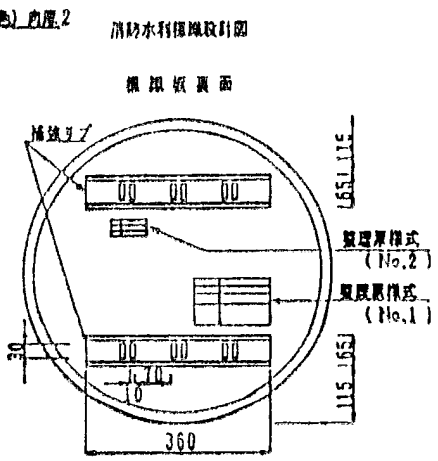

整理原様式 No.1 S=1:3

設置者	東京消防庁
管理者	消防署長
設置年月日	年 月
整理番号	—
50	100

整理原様式 No.2 S=1:2

10	10	10	10
製造年月			
製造所名			
納入者名			
20	50		

名称	消防水利標識設計図	縮尺	1:10
----	-----------	----	------